
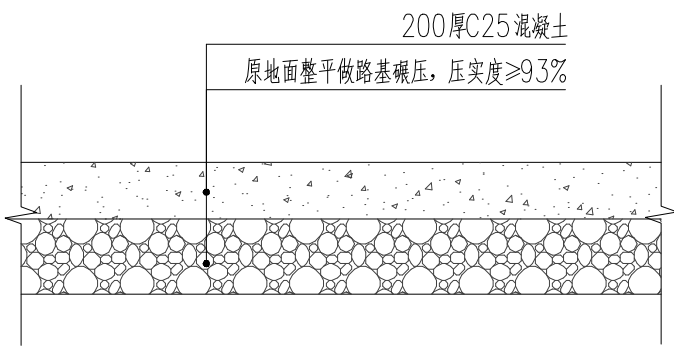


建築	建築					
結構	結構					
電氣	電氣					
設備	設備					
衛生	衛生					
消防	消防					
園林	園林					
交通	交通					
水利	水利					
電力	電力					
機械	機械					
儀器	儀器					
材料	材料					
測量	測量					
試驗	試驗					
鑒定	鑒定					
檢驗	檢驗					
監理	監理					
設計	設計					
繪圖	繪圖					
估價	估價					
招標	招標					
投標	投標					
合同	合同					
變更	變更					
竣工	竣工					
驗收	驗收					
移交	移交					
保修	保修					
維修	維修					
改造	改造					
拆除	拆除					
新建	新建					
擴建	擴建					
改建	改建					
翻建	翻建					
重建	重建					
新建	新建					
擴建	擴建					
改建	改建					
翻建	翻建					
重建	重建					
新建	新建					
擴建	擴建					
改建	改建					
翻建	翻建					
重建	重建					
新建	新建					
擴建	擴建					
改建	改建					
翻建	翻建					
重建	重建					
新建	新建					
擴建	擴建					
改建	改建					
翻建	翻建					
重建	重建					
新建	新建					
擴建	擴建					
改建	改建					
翻建	翻建					
重建	重建					
新建	新建					
擴建	擴建					
改建	改建					
翻建	翻建					
重建	重建					
新建	新建					
擴建	擴建					
改建	改建					
翻建	翻建					
重建	重建					
新建	新建					
擴建	擴建					
改建	改建					
翻建	翻建					
重建	重建					
新建	新建					
擴建	擴建					
改建	改建					
翻建	翻建					
重建	重建					
新建	新建					
擴建	擴建					
改建	改建					
翻建	翻建					
重建	重建					
新建	新建					
擴建	擴建					
改建	改建					
翻建	翻建					
重建	重建					
新建	新建					
擴建	擴建					
改建	改建					
翻建	翻建					
重建	重建					
新建	新建					
擴建	擴建					
改建	改建					
翻建	翻建					
重建	重建					
新建	新建					
擴建	擴建					
改建	改建					
翻建	翻建					
重建	重建					
新建	新建					
擴建	擴建					
改建	改建					
翻建	翻建					
重建	重建					
新建	新建					
擴建	擴建					
改建	改建					
翻建	翻建					
重建	重建					
新建	新建					
擴建	擴建					
改建	改建					
翻建	翻建					
重建	重建					
新建	新建					
擴建	擴建					
改建	改建					
翻建	翻建					
重建	重建					
新建	新建					
擴建	擴建					
改建	改建					
翻建	翻建					
重建	重建					
新建	新建					
擴建	擴建					
改建	改建					
翻建	翻建					
重建	重建					
新建	新建					
擴建	擴建					
改建	改建					
翻建	翻建					
重建	重建					
新建	新建					
擴建	擴建					
改建	改建					
翻建	翻建					
重建	重建					
新建	新建					
擴建	擴建					
改建	改建					
翻建	翻建					
重建	重建					
新建	新建					
擴建	擴建					
改建	改建					
翻建	翻建					
重建	重建					
新建	新建					
擴建	擴建					
改建	改建					
翻建	翻建					
重建	重建					
新建	新建					
擴建	擴建					
改建	改建					
翻建	翻建					
重建	重建					
新建	新建					
擴建	擴建					
改建	改建					
翻建	翻建					
重建	重建					
新建	新建					
擴建	擴建					
改建	改建					
翻建	翻建					
重建	重建					
新建	新建					
擴建	擴建					
改建	改建					
翻建	翻建					
重建	重建					
新建	新建					
擴建	擴建					
改建	改建					
翻建	翻建					
重建	重建					
新建	新建					
擴建	擴建					
改建	改建					
翻建	翻建					
重建	重建					
新建	新建					
擴建	擴建					
改建	改建					
翻建	翻建					
重建	重建					
新建	新建					
擴建	擴建					
改建	改建					
翻建	翻建					
重建	重建					
新建	新建					
擴建	擴建					
改建	改建					
翻建	翻建					
重建	重建					
新建	新建					
擴建	擴建					
改建	改建					
翻建	翻建					
重建	重建					
新建	新建					
擴建	擴建					
改建	改建					
翻建	翻建					
重建	重建					
新建	新建					
擴建	擴建					
改建	改建					
翻建	翻建					
重建	重建					
新建	新建					
擴建	擴建					
改建	改建					
翻建	翻建					
重建	重建					
新建	新建					
擴建	擴建					
改建	改建					
翻建	翻建					
重建	重建					
新建	新建					
擴建	擴建					
改建	改建					
翻建	翻建					
重建	重建					
新建	新建					
擴建	擴建					
改建	改建					
翻建	翻建					
重建	重建					
新建	新建					
擴建	擴建					
改建	改建					
翻建	翻建					
重建	重建					
新建	新建					
擴建	擴建					
改建	改建					
翻建	翻建					
重建	重建					
新建	新建					
擴建	擴建					
改建	改建					
翻建	翻建					
重建	重建					
新建	新建					
擴建	擴建					
改建	改建					
翻建	翻建					
重建	重建					
新建	新建					
擴建	擴建					
改建	改建					
翻建	翻建					
重建	重建					
新建	新建					
擴建	擴建					
改建	改建					
翻建	翻建					
重建	重建					
新建	新建					
擴建	擴建					
改建	改建					
翻建	翻建					
重建	重建					
新建	新建					
擴建	擴建					
改建	改建					
翻建	翻建					
重建	重建					
新建	新建					
擴建	擴建					
改建	改建					
翻建	翻建					
重建	重建					
新建	新建					
擴建	擴建					
改建	改建					
翻建	翻建					
重建	重建					
新建	新建					
擴建	擴建					
改建	改建					
翻建	翻建					
重建	重建					
新建	新建					
擴建	擴建					
改建	改建					
翻建	翻建					
重建	重建					
新建	新建					
擴建	擴建					
改建	改建					
翻建	翻建					
重建	重建					
新建	新建					
擴建	擴建					
改建	改建					
翻建	翻建					
重建	重建					
新建	新建					
擴建	擴建					
改建	改建					
翻建	翻建					
重建	重建					
新建	新建					
擴建	擴建					
改建	改建					
翻建	翻建					
重建	重建					
新建	新建					
擴建	擴建					
改建	改建					
翻建	翻建					
重建	重建					
新建	新建					
擴建	擴建					
改建	改建					
翻建	翻建					
重建	重建					
新建	新建					
擴建	擴建					
改建	改建					
翻建	翻建					
重建	重建					

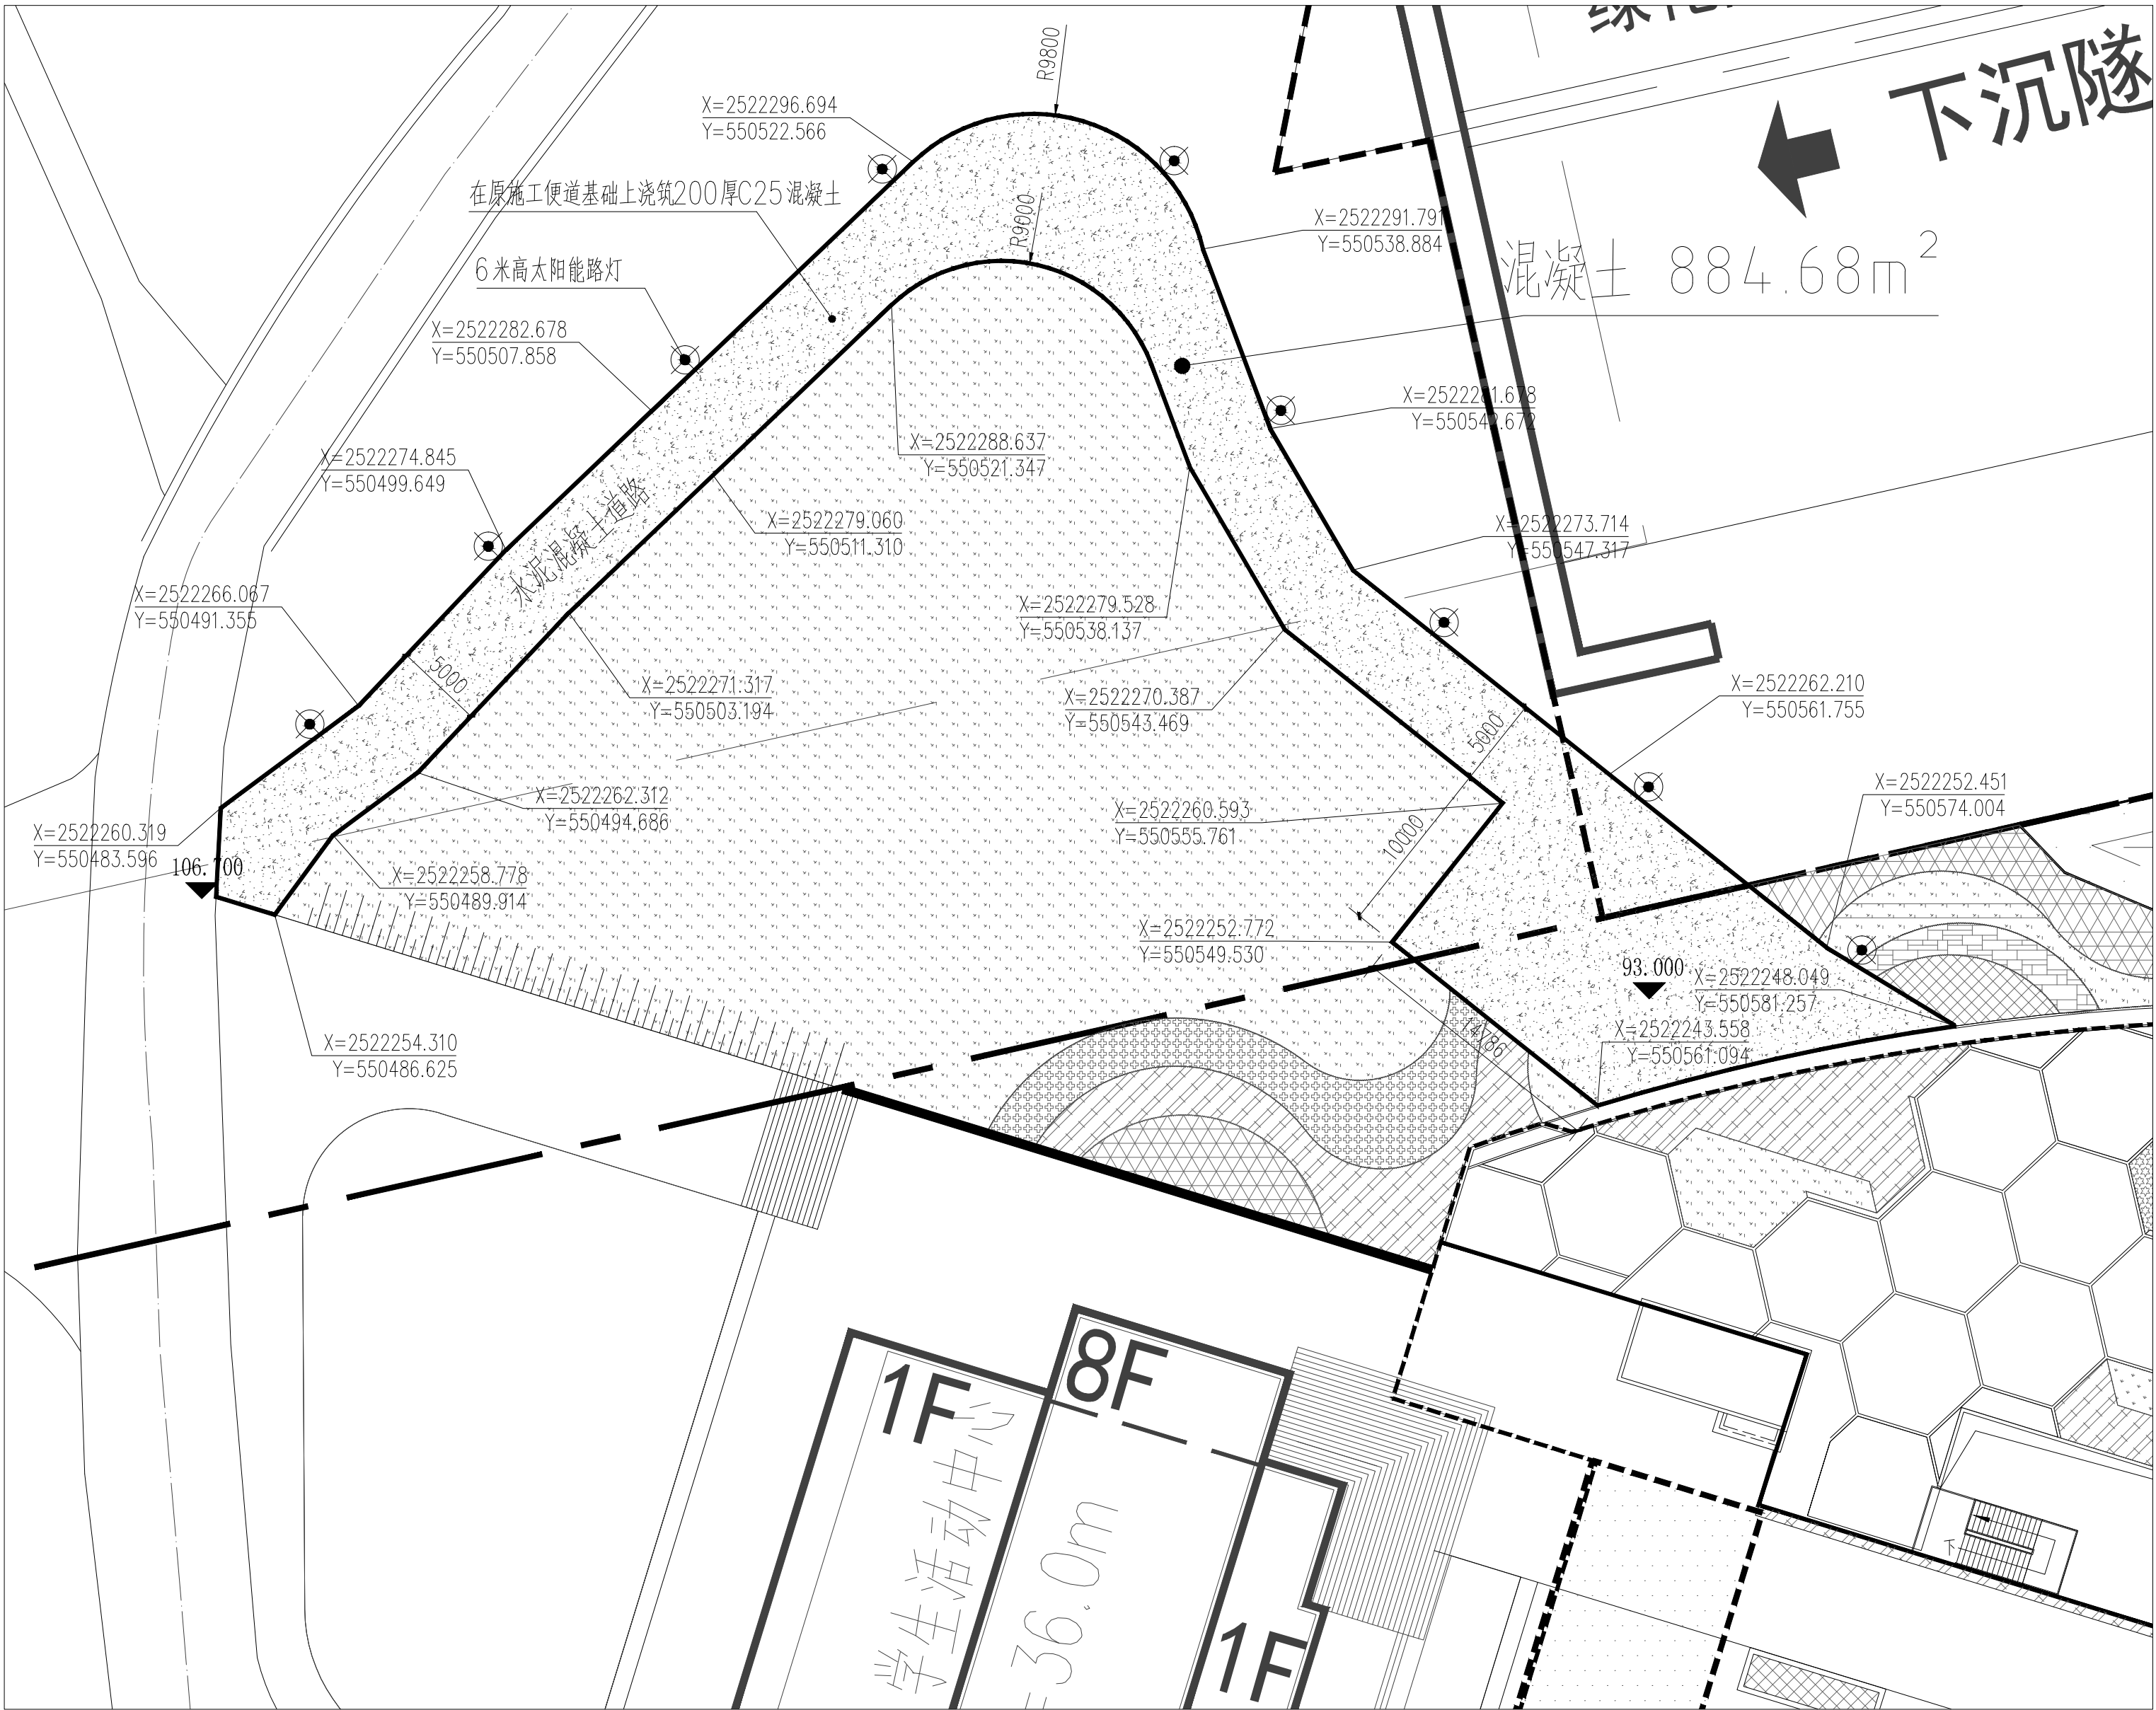

车行便道路面做法 1:20

① 五合校区图书馆便道 1:300

图例	名称	数量	高度	备注
	太阳能路灯	9 盏	6 米	间隔15米布置

建设单位/CLIENT:

广西警察学院



广东建筑艺术设计院有限公司

GUANGDONG ARCHITECTURAL ARTISTIC DESIGN INSTITUTE CO., LTD

- 建筑工程设计：甲级 ■ 风景园林设计：乙级
■ 市政行业(排水工程、道路工程)：乙级
■ 城乡规划设计：乙级

地址：广州市天河区黄埔大道中309号自编3-09A
电话：(020) 38031603 传真：(020) 38031690

图纸名称/TITLE:

五合校区图书馆便道

项目名称/PROJECT:

广西警察学院五合校区

设计 DESIGNED	古新辉	
校对 CHECKED	汤炎华	
专业负责人 CHIEF	孙志浩	
项目负责人 PROJECT CHIEF	孙志浩	
审核 IDENTIFIED	孙志浩	
审定 APPROVED	李 坚	

业务号/JOB NO. 2011-67A

设计阶段/STATUS: 园林施工图

专业/DISCIPLINE: 园林

比例/ SCALE:	1:300	尺寸/ SIZE:	A2
---------------	-------	--------------	----

出图日期/DATE: 2021.12.03

图号/DRAWING NO. YS-修1

版次 NO.	修改内容 DESCRIPTION	日期 DATE

条形码/BARCODE:

版权所有，不得复制、套用。
ALL RIGHTS RESERVED, DON'T COPIED, REPRODUCED.